



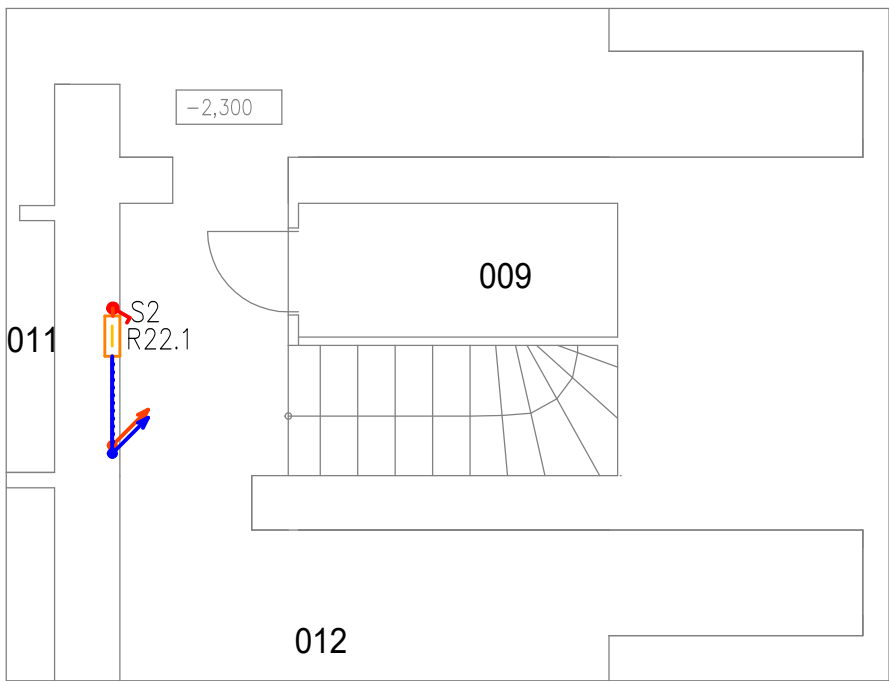


č. místnosti	název místnosti
002	sklepní kóje
009	sklepní kóje
011	sklep
012	chodba

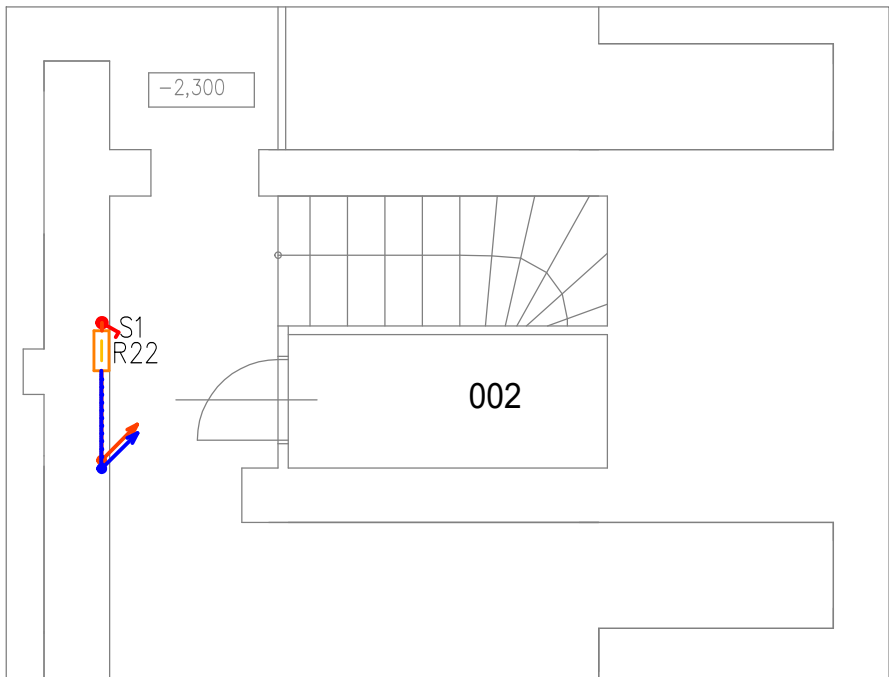



POZNÁMKA :

- NAPÁJECÍ SÍŤ ČEZ: 3+PEN,AC,230/400V/TN-C
- SÍŤ R22: 3/N/PE,AC,230/400V/TN-S
- OCHRANA PŘED NDN NEŽIVÝCH ČÁSTÍ DLE ČSN 33 2000-4-41ed3 AUTOMATICKÝM ODPOJENÍM OD ZDROJE, DOPLŇKOVÁ CHRÁNIČEM
- ELEKTRICKÁ ZAŘÍZENÍ INSTALOVANÁ NA A V HOŘLAVÝCH LÁTKÁCH ČSN 33 2312 ed2
- PROSTUPY MEZI PATRY A POŽÁRNÍMI ÚSEKY UTĚSNĚNY PROTIPOŽÁRNÍM SYSTÉMEM
- VEŠKERÉ ELEKTROINSTALACE PROVÉST DLE ČSN 33 2130 ed.4
- ROZVADĚČE JSOU STÁVAJÍCÍ, BUDE PROVEDENO POUZE DOPLNĚNÍ
- VEDLE ROZVADĚČE BUDE UMÍSTĚN VYPÍNAČ PRO MOŽNOST TRVALÉHO SVÍCENÍ OSVĚTLENÍ SCHODIŠTĚ

LEGENDA POUŽITÝCH ZNAČEK:

-  Rozvaděč
-  Stoupací vedení
-  Vypínač IP54

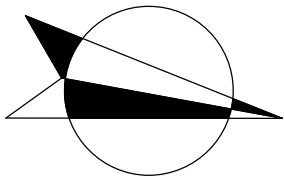

ZODPOVĚDNÝ PROJEKTANT:		VYPRACOVAL :		 <div>Vratislavova 3 Olomouc 779 00 tel: 602515841 mail: michal.prokes@pro-map.cz</div>
Michal Prokeš		Michal Prokeš 602515841 Zbyněk Šobota 732457896		
KRAJ: OLOMOUCKÝ	MÍSTO :parc.č.st. 24, k.ú. Olomouc-město			
INVESTOR:Dopravní podnik města Olomouce, Koželužská 563/1, 779 00 Olomouc				
AKCE :NOVÉ OSVĚTLENÍ SCHODIŠŤ, NOVÉ ZVONKY				
ČÁST PD : DOKUMENTACE STAVBY				DATUM : 08/2025
OBSAH :D.2.5.2 Technika prostředí staveb – zařízení silnoprůdé elektrotechniky				STUPEŇ : DPS
PŮDORYS 1.PP				MĚŘÍTKO : 1:75
				ČÍSLO ZÁK. : 25-465
				VÝKRES Č. : 2